
 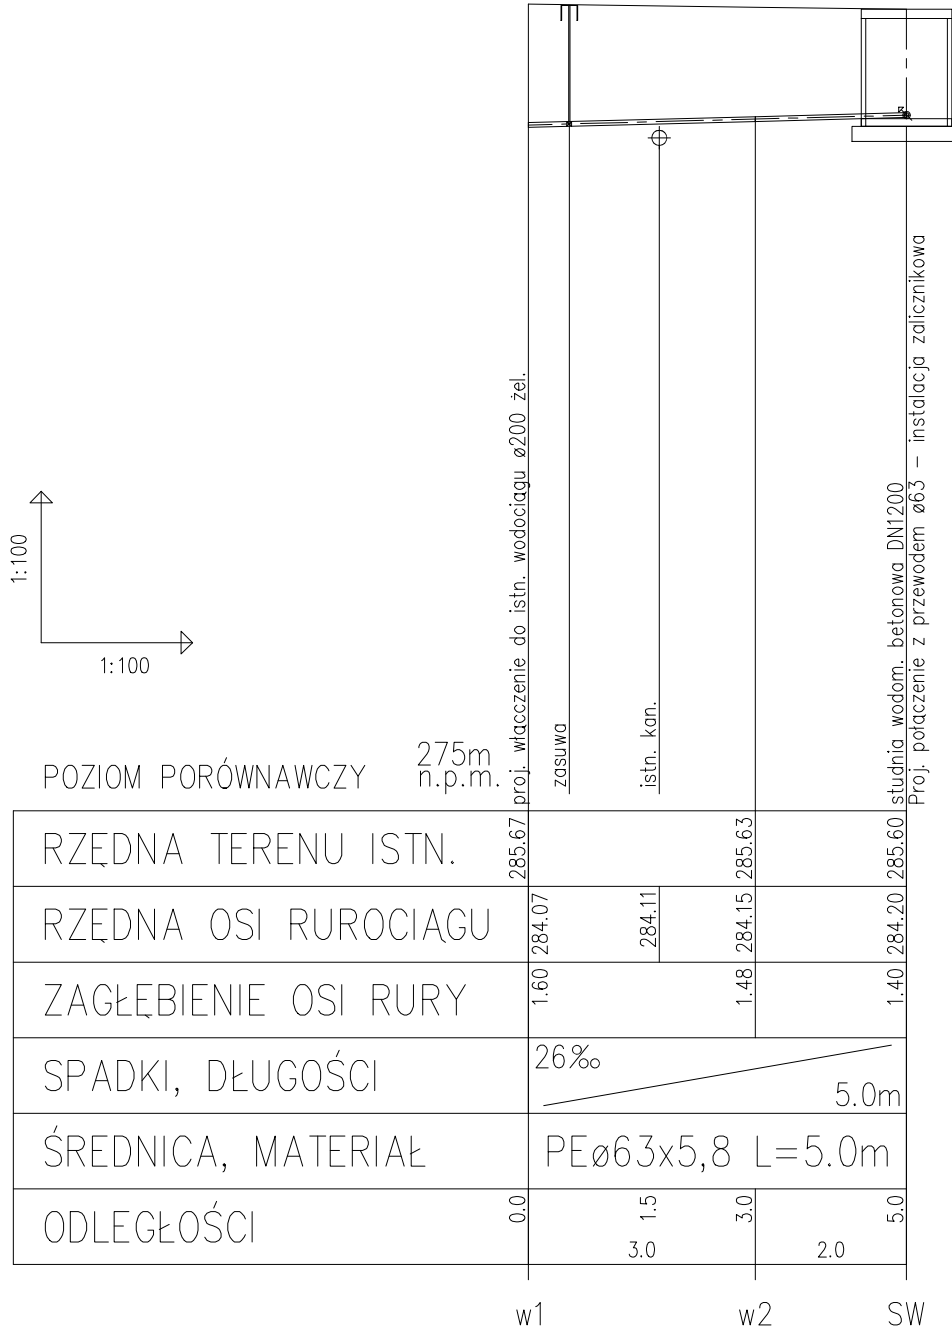


UWAGI:

- 1) Rury PE 100RC SDR11 PN16 – wodociagowe
- 2) Przed rozpoczęciem robót sprawdzić wszystkie kolizje z istniejącym uzbrojeniem podziemnym i zapoznać się ze wszystkimi uzgodnieniami



projekt: ZESPÓŁ PAWILONU SOCJALNO-USŁUGOWEGO Z TOALETAMI PUBLICZNYMI, z instalacjami, urządzeniami, montażem i robotami budowlanymi	stadium: PROJEKT WYKONAWCZY		
	adres: dz. nr 16/2, 39/1, 39/3, 39/4, 40/4, 40/5, 41/6, 41/13, 88/7, 90/2 w obr. 75 m. N.S. inwestor: MPK Sp. z o.o. Nowy Sącz ul. Wyspiańskiego 22	projektant: mgr inż. Janusz Tokarski upr. bud. nr ewid. 255/2002	temat rys.: PROFIL PRZYŁĄCZA WODOCIĄGOWEGO
opracowanie: PRZYŁĄCZA WOD.-KAN.	sprawdzający: mgr inż. Maria Tokarska upr. bud. nr ewid. 248/2002	data: 09-2020	nr rys.: 3/PS
		skala: 1:100	skala: 1:100